


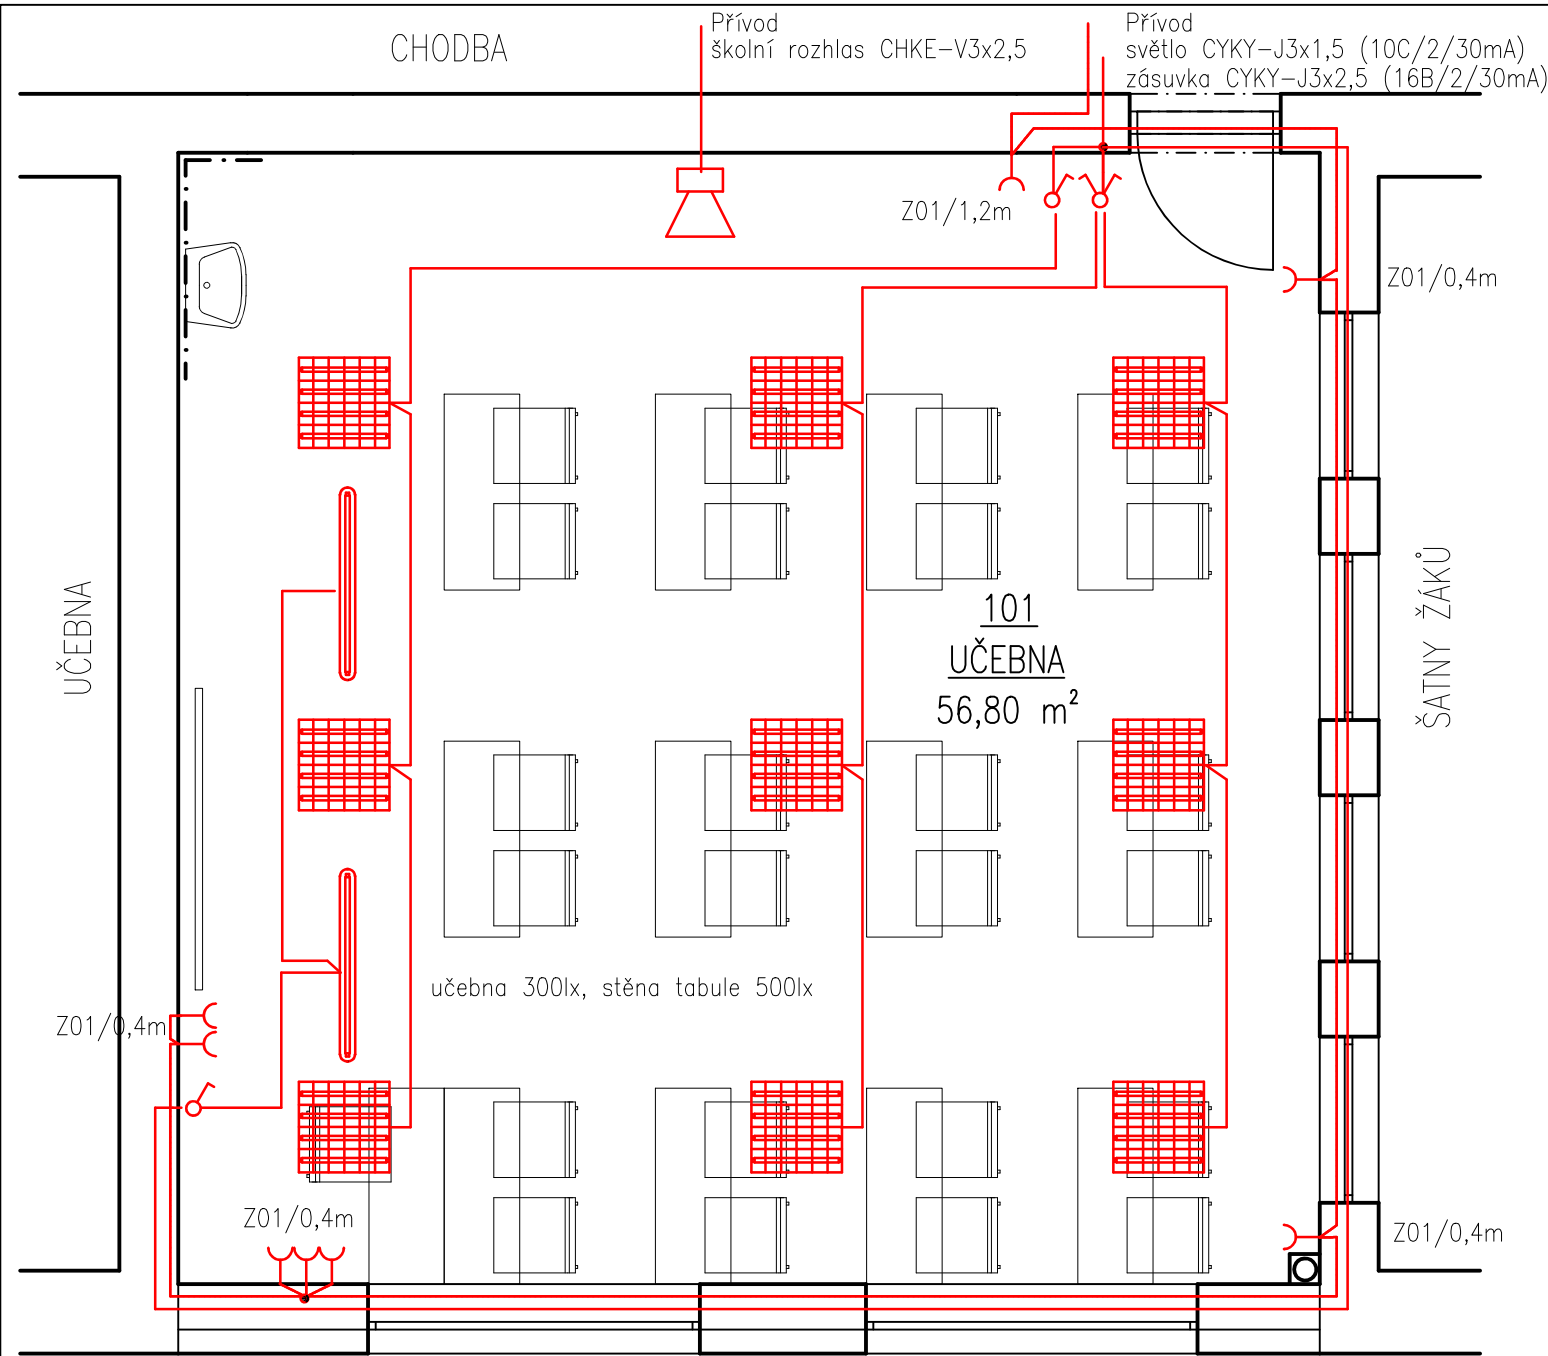

LEGENDA MÍSTNOSTÍ

OZN.	NÁZEV MÍSTNOSTI	PLOCHA	ÚPRAVA PODLAHY	ÚPRAVA STĚN	ÚPRAVA STROPU
101	UČEBNA	56.80	PVC PODLAHA + SOKLOVÁ LIŠTA	VNITŘNÍ ŠTUKOVÁ OMÍTKA	MINERÁLNÍ KAZETOVÝ PODHLED AMF

- Legenda:
-  LED panel 25W 4000K IP20
 -  LED hlubokozářič pro osv. tabule
 -  školní rozhlas
 -  vypínač řaz.1 IP20
 -  vypínač řaz.5 IP20
 -  zásuvka 230V/16A IP20 s clonkami



NORMY:

SOUSTAVA NAPĚTÍ
230/400V AC 50Hz TN-C-S
OCHRANA PROTI NEB. DOTYKU NEŽIVÝCH ČÁSTÍ
AUTOMATICKÝM ODPOJENÍM OD ZDROJE V SÍTI TN-C-S
DLE ČSN 33 2000-4-41 ED.3.

 www.hukoprojekt.cz info@hukoprojekt.cz tel.: +420 608 178 494 tel.: +420 775 662 832		OTISK AUTORIZAČNÍHO RAZÍTKA:	
ZODPOVĚDNÝ PROJEKTANT:	VYPRACOVAL:		
Ing. Jaroslav Bělohradský	Jiří Provazník		
STAVEBNÍ ÚŘAD: Hustopeče	OBECNÍ ÚŘAD: Velké Němčice		
INVESTOR: městys Velké Němčice Městečko 85, Velké Němčice 691 63		ZAKÁZKOVÉ ČÍSLO	21009
PROJEKT: PŘÍSTAVBA ZÁKLADNÍ ŠKOLY A REKONSTRUKCE VÝDEJNÝ JÍDEL na parc. č. 164/1 v~kat. území Velké Němčice		STUPEŇ A DRUH PROJEKTOVÉ DOKUMENTACE	SPOLEČNÉ ÚZEMNÍ A STAVEBNÍ ŘÍZENÍ
STAVEBNÍ OBJEKT:	SO 01 PŘÍSTAVBA UČEBNY	DATUM:	01/2021
ČÁST DOKUMENTACE:	D.1.4 – zařízení silnoproudé el.	FORMÁT:	2xA4
VÝKRES: PŮDORYS 1.NP – UČEBNA		MĚŘÍTKO: 1:50	VÝKRES Č.: D.1.4.–01