
 


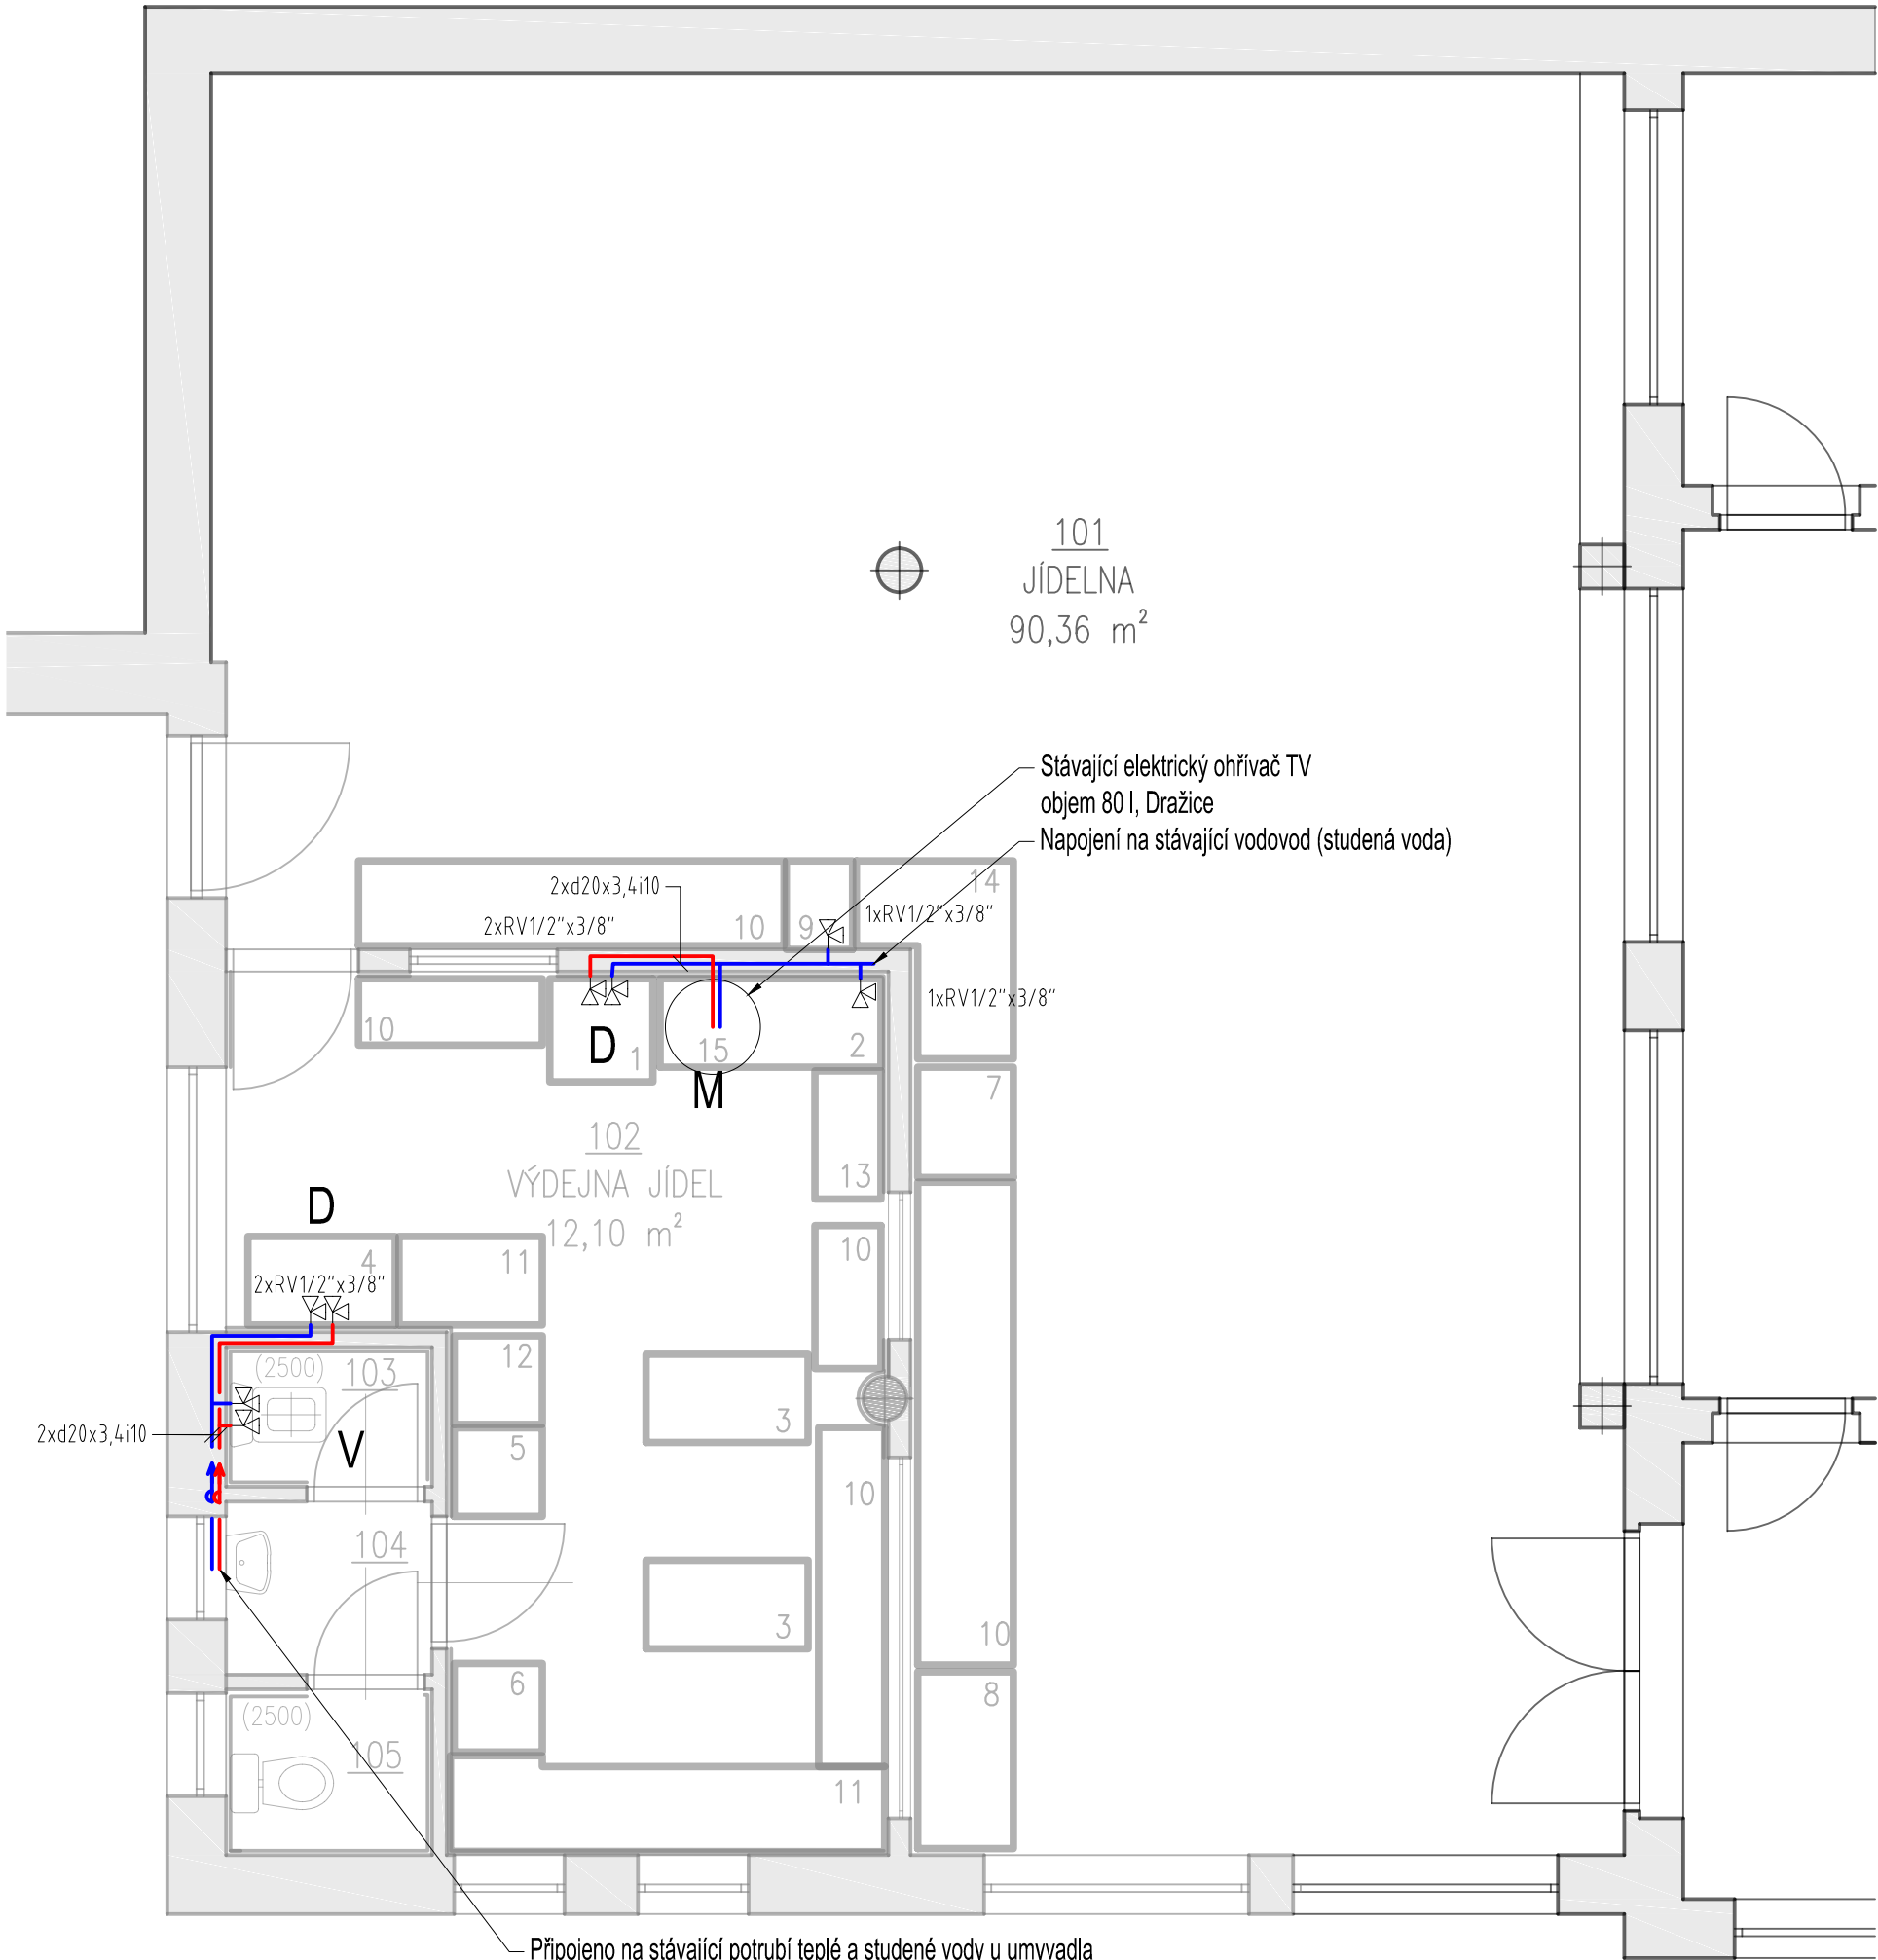

LEGENDA MÍSTNOSTÍ


OZN.	NÁZEV MÍSTNOSTI	PLOCHA	ÚPRAVA PODLAHY	ÚPRAVA S
101	JÍDELNA	90.36	PVC PODLAHA	ŠTUKOVÁ OMÍTKA
102	VÝDEJNA JÍDEL	21.70	KERAMICKÁ DLAŽBA	KERAMICKÝ OBKL
103	ÚKLIDOVÁ MÍSTNOST	1.35	KERAMICKÁ DLAŽBA	KERAMICKÝ OBKL
104	ŠATNA	1.90	KERAMICKÁ DLAŽBA	ŠTUKOVÁ OMÍTKA
105	WC	1.35	KERAMICKÁ DLAŽBA	KERMICKÝ OBKLA

LEGENDA MATERIÁLŮ



LEGENDA TECHNICKÝCH ZAŘÍZENÍ

 - 1 SPRCHOVACÍ DŘEZ NA NÁDOBÍ, (napojení vody i kanalizace)
- 2 KAPOTOVÁ MYČKA (napojení vody i kanalizace)
- 3 OHŘEVNÝ STŮL
- 4 DŘEZ NA VELKÉ VÁRNICE (MYTÍ TERMOPORTŮ) (napojení vody i kanalizace)
- 5 LEDNICE
- 6 ELEKTRICKÝ SPORÁK
- 7 STOJAN NA PŘÍBORY A PLATA
- 8 CHLADICÍ VITRÍNA (SALÁTY, DEZERTY)
- 9 NÁPOJOVÝ AUTOMAT (napojení vody)
- 10 NEREZOVÁ VÝDEJNÍ PLOCHA
- 11 PRACOVNÍ PLOCHA
- 12 OHŘÍVACÍ SKŘÍŇ
- 13 VYHŘÍVACÍ STŮL OD MYČKY (napojení vody i kanalizace)
- 14 ODKLÁDACÍ STŮL (NÁPOJE)
- 15 STÁVAJÍCÍ EL. BOJLER ZAVĚŠENÝ NA STĚNĚ VIZ. FOTODOKUMENTACE



Zodpovědný projektant:	Ing. Michal Zahrádka	Formát:	-
Vypracoval:	Ing. Michal Zahrádka	Datum:	03/2021
Stavebník:	městys Velké Němčice Městečko 85, Velké Němčice 691 63	Zakázkové číslo:	---
		Stupeň dokumentace:	RPD
STAVBA:	PŘÍSTAVBA ZÁKLADNÍ ŠKOLY A REKONSTRUKCE VÝDEJNY JÍDEL na parc. č. 164/1 v kat. území Velké Němčice		Paré
OBJEKT:	SO 02 - Výdejna jídel		
PROFESE:	1.4.1 - ZTI		Měřítko 1:50
PŘÍLOHA:	Půdorys 1.NP - vodovod		Číslo výkresu 1.4.1.3 Revize 00