


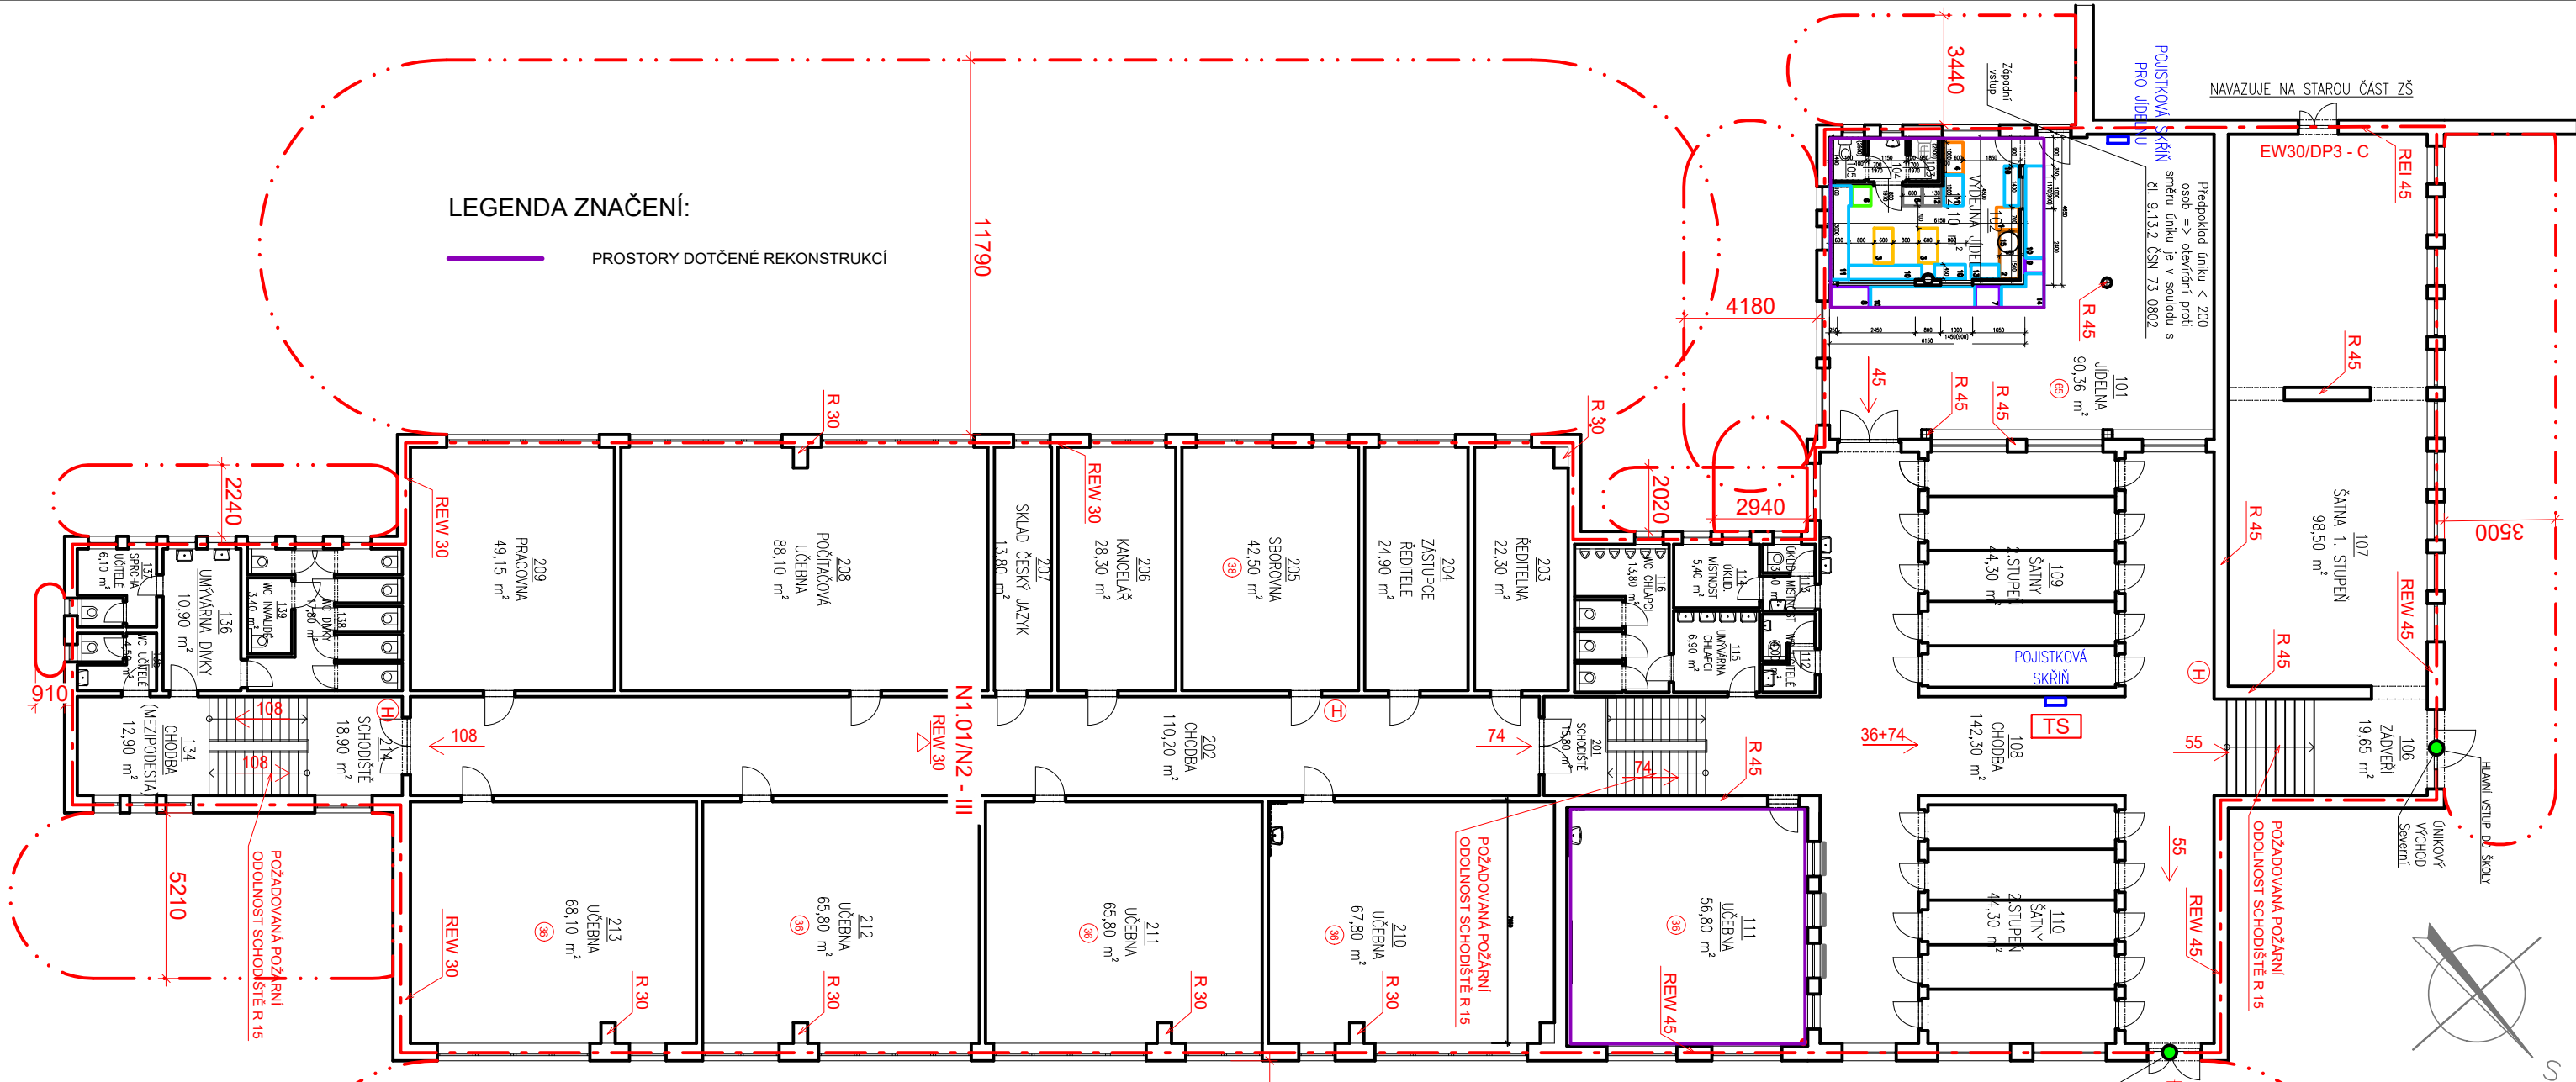

LEGENDA ZNAČENÍ:

PROSTORY DOTČENÉ REKONSTRUKCÍ

LEGENDA ZNAČENÍ PO:

N1.01/N2 - III

HRANICE POŽÁRNÍHO ÚSEKU

POŽÁRNĚ NEBEZPEČNÝ PROSTOR

8xPHP

REW 30

REW 30

R 30

XX

TS

EW 30/DP3-C

H

38

DVOUPODLAŽNÍ POŽÁRNÍ ÚSEK, VE III. SPB

POŽÁRNĚ NEBEZPEČNÝ PROSTOR

POŽADOVANÝ POČET PŘENOSNÝCH HASIČÍCH PŘÍSTROJŮ V PÚ

POŽÁRNÍ ODOLNOST STROPU (NOSNÉ KCE STŘECHY/PLÁŠTĚ)

POŽÁRNÍ ODOLNOST OBVODOVÉHO PLÁŠTĚ

POŽÁRNÍ ODOLNOST NOSNÉ KONSTRUKCE (STĚNY)

SMĚR ÚNIKU A POČET OSOB

VÝCHOD NA VOLNÉ PROSTRANSTVÍ

VYPINACÍ PRVEK EL. ENERGIE „TOTAL STOP„

DVEŘNÍ KŘÍDLO BEZ ZÁMKU NEBO OPATŘENÉ PANIKOVÝM ZÁMKEM (KOVÁNÍM, KLIKOU DLE ČSN EN 179)

POŽÁRNÍ UZÁVĚR OTVORŮ V POŽÁRNÍ STĚNĚ SE SAMOZAVÍRAČEM

STÁVAJÍCÍ VNITŘNÍ ODBĚRNÉ MÍSTO, NÁSTĚNNÝ HYDRANT

POČET OSOB V MÍSTNOSTI, DLE ČSN 73 0818

POZNÁMKA:

POŽÁRNÍ ODOLNOSTI JEDNOTLIVÝCH KONSTRUKCÍ JSOU VE VÝKRESE VYZNAČENY PŘÍKLADĚ U VYBRANÝCH KONSTRUKCÍ, PLATÍ VŠAK PRO VŠECHNY KONSTRUKCE V PÚ

LEGENDA MÍSTNOSTÍ

| OZN. | NÁZEV MÍSTNOSTI   | PLOCHA |
|------|-------------------|--------|
| 201  | SCHODIŠTĚ         | 15.80  |
| 202  | CHODBA            | 110.20 |
| 203  | ŘEDITELNA         | 22.30  |
| 204  | ZÁSTUPCE ŘEDITELE | 24.90  |
| 205  | SBOROVNA          | 42.50  |
| 206  | KANCELÁŘ          | 28.30  |
| 207  | SKLAD ČESKÝ JAZYK | 13.80  |
| 208  | POČÍTAČOVÁ UČEBNA | 88.10  |
| 209  | PRACOVNA          | 49.15  |
| 210  | UČEBNA            | 67.80  |
| 211  | UČEBNA            | 65.80  |
| 212  | UČEBNA            | 65.80  |
| 213  | UČEBNA            | 68.10  |
| 214  | SCHODIŠTĚ         | 18.90  |

HUKO

projekt

www.hukoprojekt.cz

info@hukoprojekt.cz

tel.: +420 608 178 494

tel.: +420 775 662 832

ZODPOVĚDNÝ PROJEKTANT:

KONTROLOVAL:

VYPRACOVAL:

Ing. Jaroslav Pezlar

Ing. Jan Kovář

Ing. Kateřina Vašíčková

STAVEBNÍ ÚŘAD: Hustopeče

OBCENÍ ÚŘAD: Velké Němčice

INVESTOR: městys Velké Němčice

Městečko 85, Velké Němčice 691 63

PROJEKT:

PŘÍSTAVBA ZÁKLADNÍ ŠKOLY A REKONSTRUKCE VÝDEJNY JÍDEL

na parc. č. 164/1 v kat. území Velké Němčice

STAVEBNÍ OBJEKT:

ČÁST DOKUMENTACE:

VÝKRES:

SO 01 PŘÍSTAVBA UČEBNY

D.1.3 POŽÁRNĚ BEZPEČNOSTNÍ ŘEŠENÍ

PŮDORYS 1.NP, 2.NP – PBR

OTISK AUTORIZAČNÍHO RAZÍTKA:

ZAKÁZKOVÉ ČÍSLO

21009

STUPEŇ A DRUH PROJEKTOVÉ DOKUMENTACE

SPOLEČNÉ ÚZEMNÍ A STAVEBNÍ ŘÍZENÍ

DATUM:

03/2021

FORMÁT:

2xA4

MĚŘÍTKO:

1:75

VÝKRES Č.:

D1.3.03